


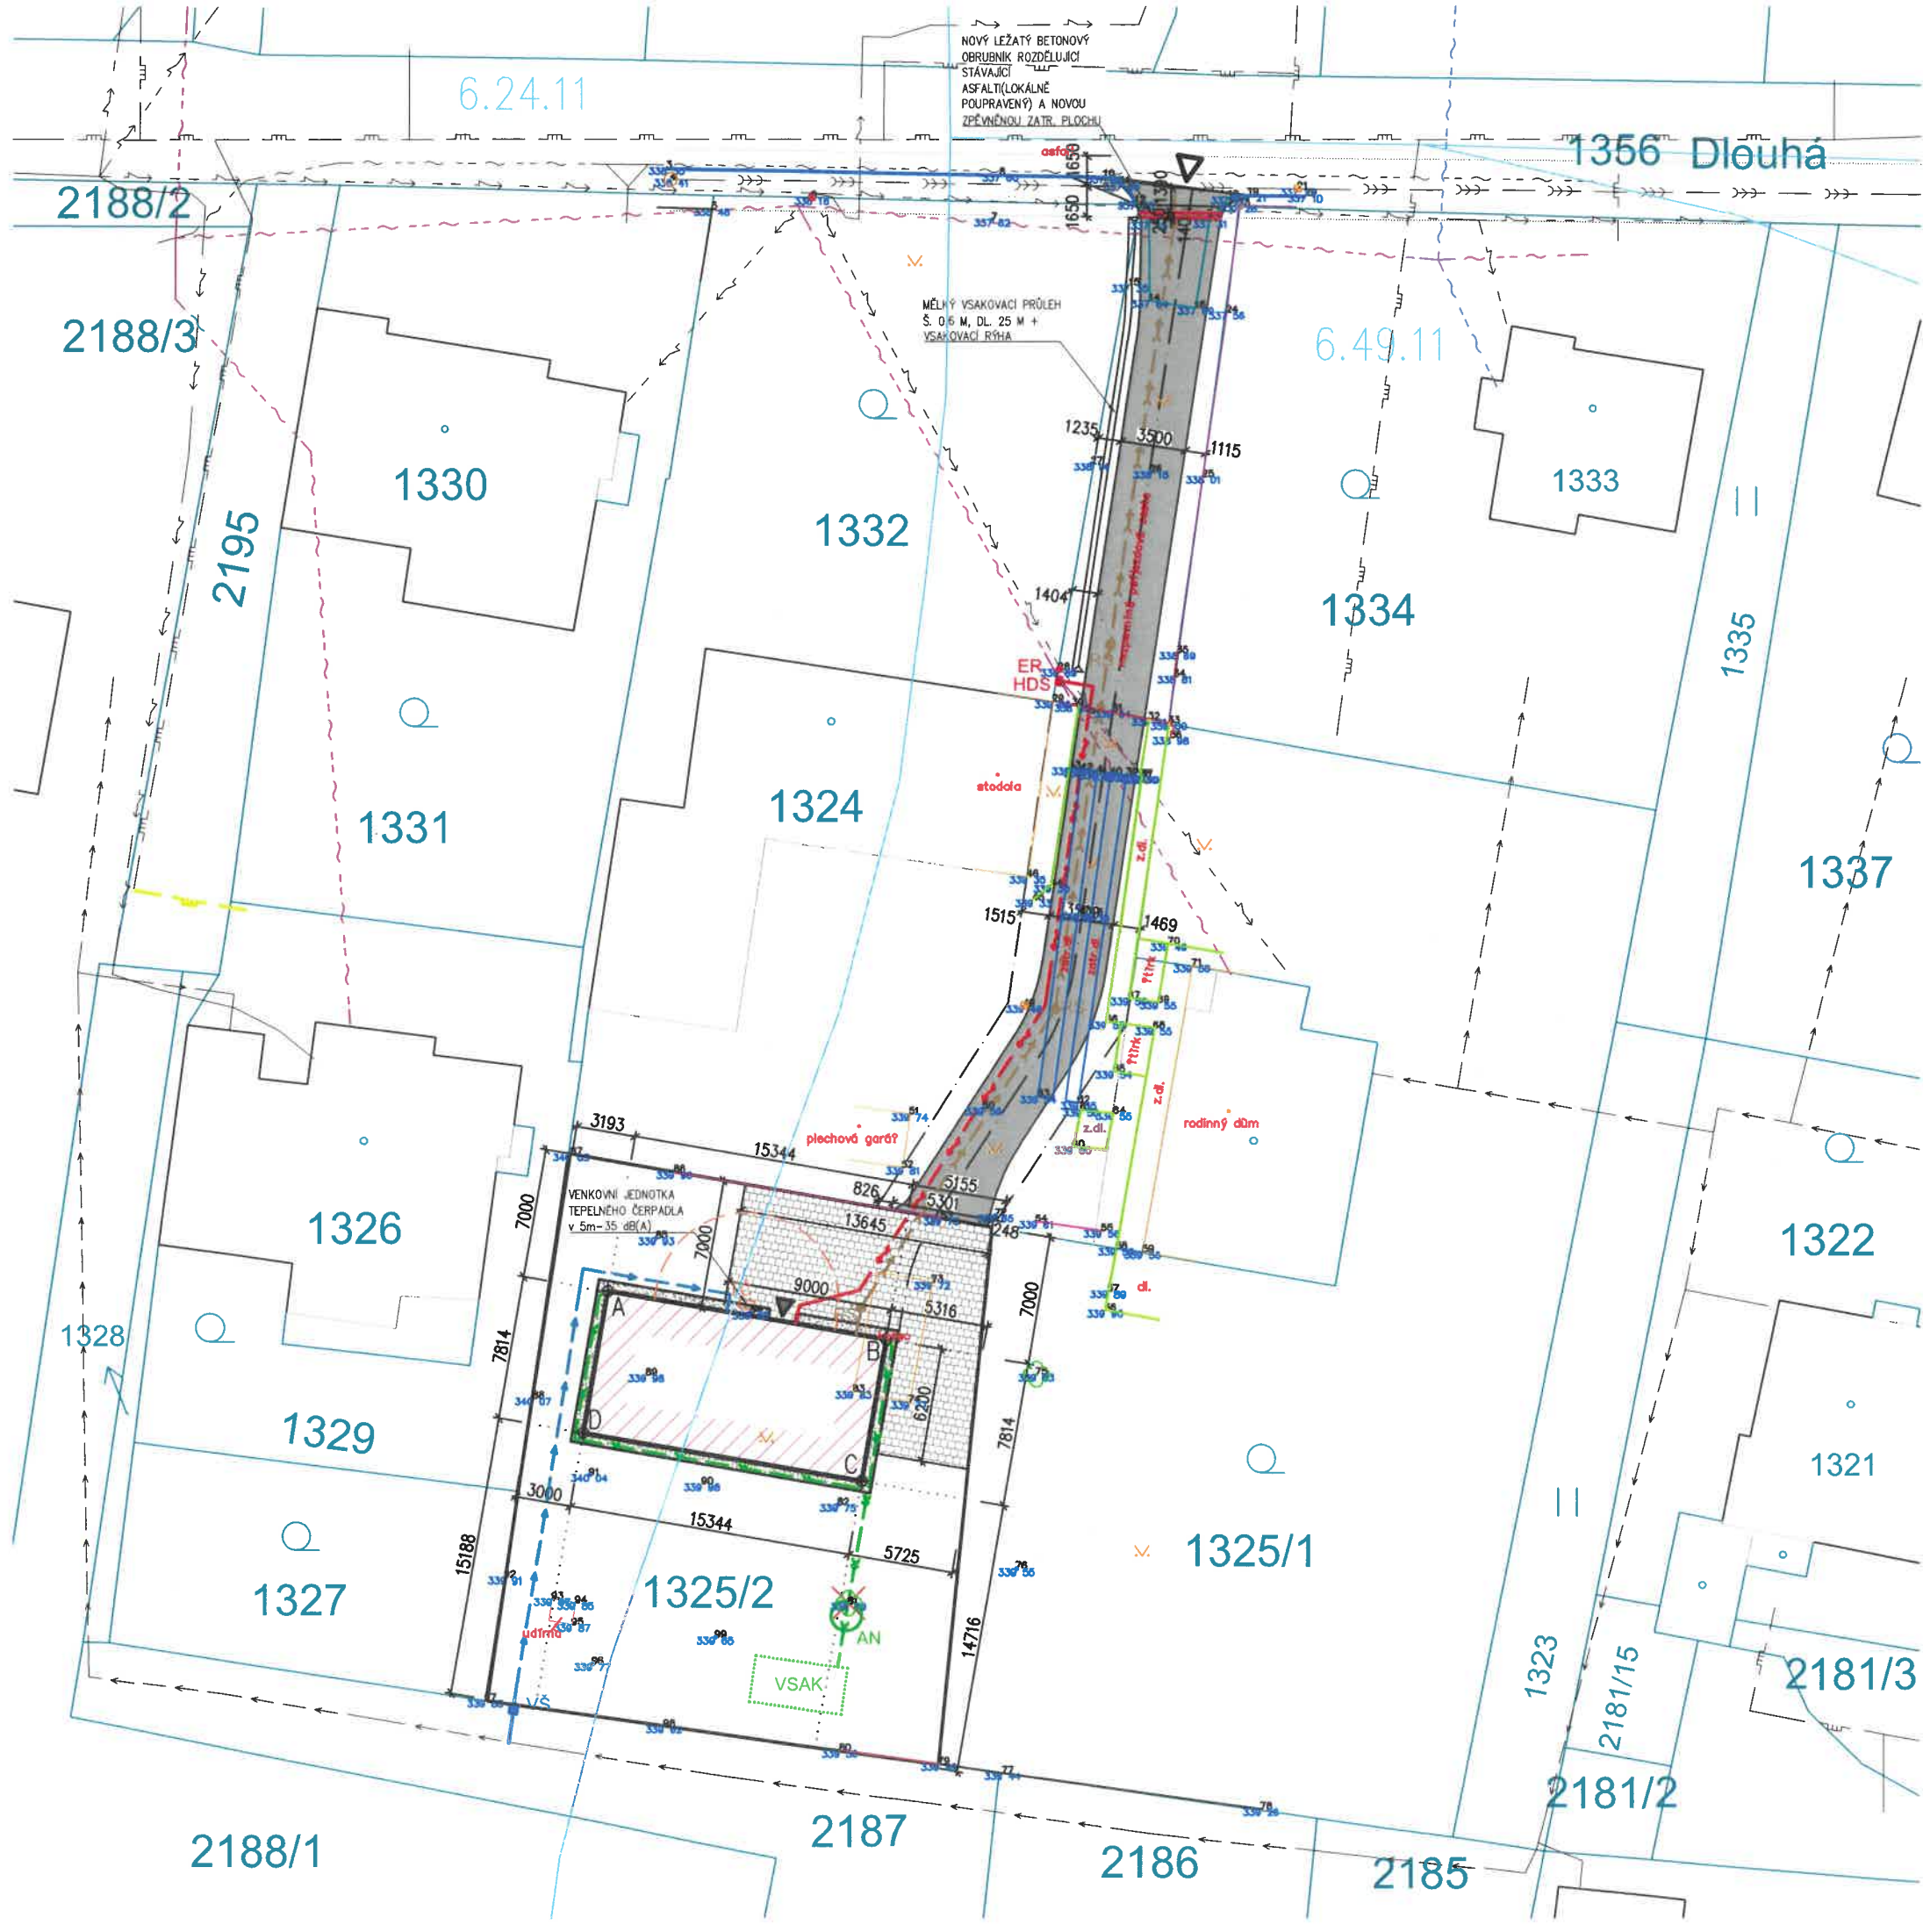

- LEGENDA:**
- NOVOSTAVBA RD – 119,89 m², PŮDORYSNÝ PRŮMĚT STŘECHY – 144,05 m²
 - HRANICE PARCELY 1325/2
 - KATASTRÁLNÍ MAPA
 - ZPEVNĚNÁ PŘÍJEZDOVÁ KOMUNIKACE (ZATRAVŇOVACÍ DLAŽBA) – 213,21 m² (Z TOHO 6,67 m² NA PARC. Č. 1356; 0,40 m² NA PARC. Č. 1332, 206,14 m² NA PARC.Č.1324)NAPOJENÁ PŘES STÁV. ASFALT.SJEZD
 - ZPEVNĚNÁ PLOCHA POJIŽDĚNÁ – 122,04 m² NA PARC. Č. 1325/2
 - HRANICE VĚCNÉHO BŘEMENA
 - VSTUP DO OBJEKTU
 - VSTUP NA POZEMEK
 - KÁCENÍ DŘEVIN
 - VŠ VODOMĚRNÁ ŠACHTA, např. MODULO 1
 - HDS ROZPOJOVACÍ A JISTIČÍ SKŘÍŇ DODAVATEL ČEZ Distribuce, a.s.
 - ER ELEKTROMĚROVÝ ROZVADĚČ A POJISTNÁ SKŘÍŇ V PLASTOVÉM PILÍŘI
 - RŠ REVIZNÍ ŠACHTA KANALIZACE – Tegra 425
 - AN AKUMULAČNÍ NÁDRŽ, objem 3,0 m³
 - VSAK VSAKOVACÍ JAMA; rozměry 5x2,5 m, hl. 2,5 m
 - TČ TEPELNÉ ČERPADLO VZDUCH–VODA (DAIKIN ALTHERMA 3R)

- LEGENDA PŘÍPOJEK:**
- PŘÍPOJKA VODY PE 100 RC 32x3mm (DĚLKA–1,83 m)
 - DOMOVNÍ ROZVOD VODY PE 100 RC 32x3mm (DĚLKA–33,33 m)
 - PŘÍPOJKA DEŠŤOVÉ KANALIZACE PVC KG DN150 (DĚLKA–42,86 m)
 - PŘÍPOJKA SPLAŠKOVÉ KANALIZACE PVC KG DN150 (DĚLKA–65,96 m)
 - DOMOVNÍ ROZVOD NN CYKY J4x10+CYKY 03x1,5 (DĚLKA–42,34 m)

- LEGENDA STÁVAJÍCÍCH SÍTÍ:**
- VODOVOD DN 80 PVC (SmVak a.s.)
 - JEDNOTNÁ KANALIZACE DN 300 B (SmVaK a.s.)
 - NADZEMNÍ VEDENÍ NN DO 1 kV (ČEZ Distribuce a.s.)
 - PODZEMNÍ VEDENÍ NN DO 1 kV (ČEZ Distribuce a.s.)
 - ZAMĚŘENÝ PRŮBĚH OPTICKÉHO KABELU (CETIN a.s.)
 - PLYNOVOD STL (GASNET s.r.o.)
 - NADZEMNÍ SÍTĚ (CETIN a.s.)
 - NEZAMĚŘENÝ PRŮBĚH METLICKÉHO KABELU (CETIN a.s.)

VÝŠKOPIS:
VÝŠKOVÉ OSAZENÍ RD ±0,000 = 340,10 m.n.m.
♦ A PT=339,95 m.n.m. UT=339,85 m.n.m.
♦ B PT=339,78 m.n.m. UT=339,85 m.n.m.
♦ C PT=339,75 m.n.m. UT=339,85 m.n.m.
♦ D PT=340,05 m.n.m. UT=339,85 m.n.m.

±0,000 = 340,10 M.N.M



Projektanti Ostrava
Projektanti Ostrava s.r.o.,
info@projektantiostrava.cz
IČO: 07293640,
Bratří Sedláčků 828/51,
721 00, Ostrava – Svinov

PROJEKT:	Novostavba RD vč. komunikace na parc. č. 1325/2, k.ú. Horní Těrlicko		
INVESTOR:	Valíček Lukáš Bc., Moravská 2868/104, Zábřeh, 700 30 Ostrava		
VÝKRES:	KOORDINAČNÍ SITUACE		MĚŘÍTKO: 1:350
ČÍSLO VÝKRESU:	C.3	ČÁST PROJEKTU:	C
ODPOVĚDNÝ PROJEKTANT:	Ing. Tomáš Matheisl	STUPEŇ:	POVOLENÍ STAVBY
KRESLIL:	Zuzana Kleinová	DATUM:	01/2026



Digitálně podepsal Ing. Tomáš Matheisl
Datum: 2026.08.14
14:50:26 +02'00'